


BUDYNEK KONTENEROWY

RZUT PARTERU - skala 1:50

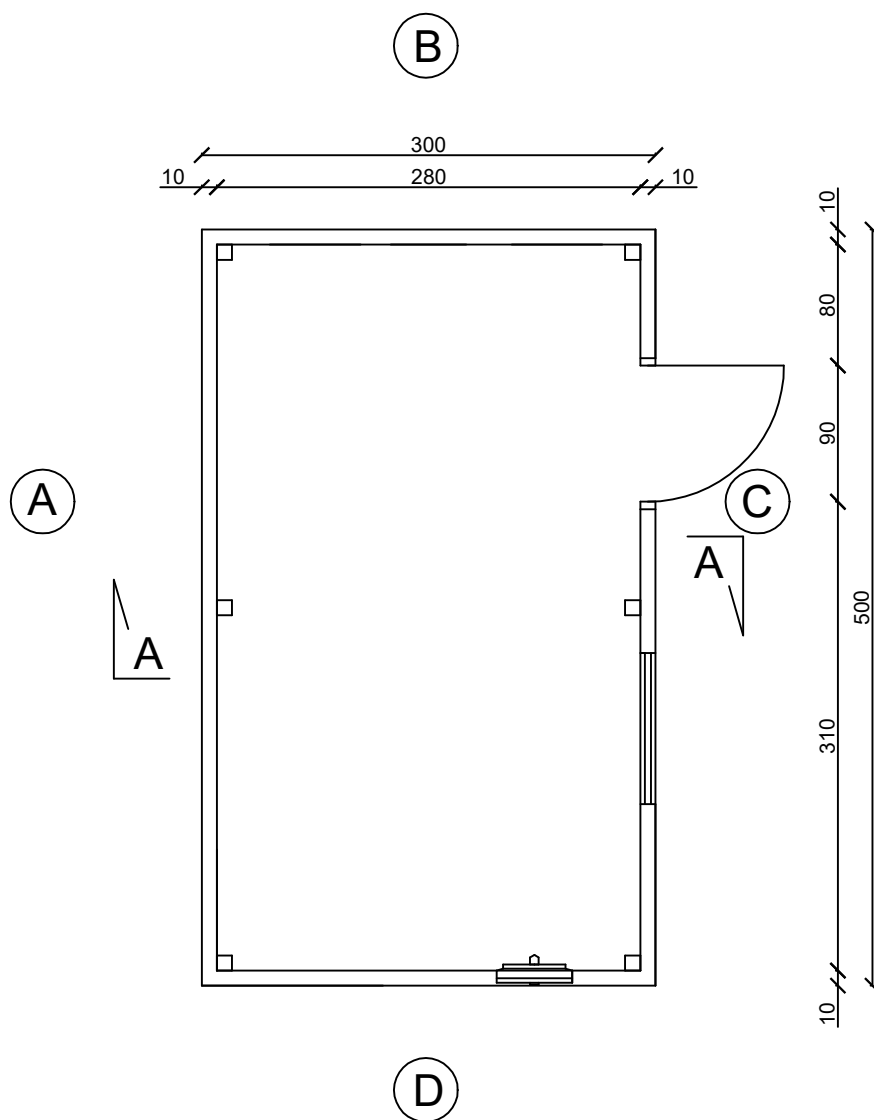

PRZEBUDOWA ISTNIEJĄCEJ PRZEPOMPOWNI ŚCIEKÓW W MIEJSCOWOŚCI AUGUSTOWO

inwestor	Zakład Usług Komunalnych w Dobrczu	TECHNICZNY
adres	ul. Jesionowa 9, 86-022 Dobrcz	01.07.2022
obiekt	Przepompownia ścieków	1:50
adres	dz. nr 212/6, obr. 0007 Nekla	rys. S-2

Budynek kontenerowy - rzut parteru

projektant	mgr inż. Piotr Boczan	KUP/0145/PWOS/13	
sprawdzający			